


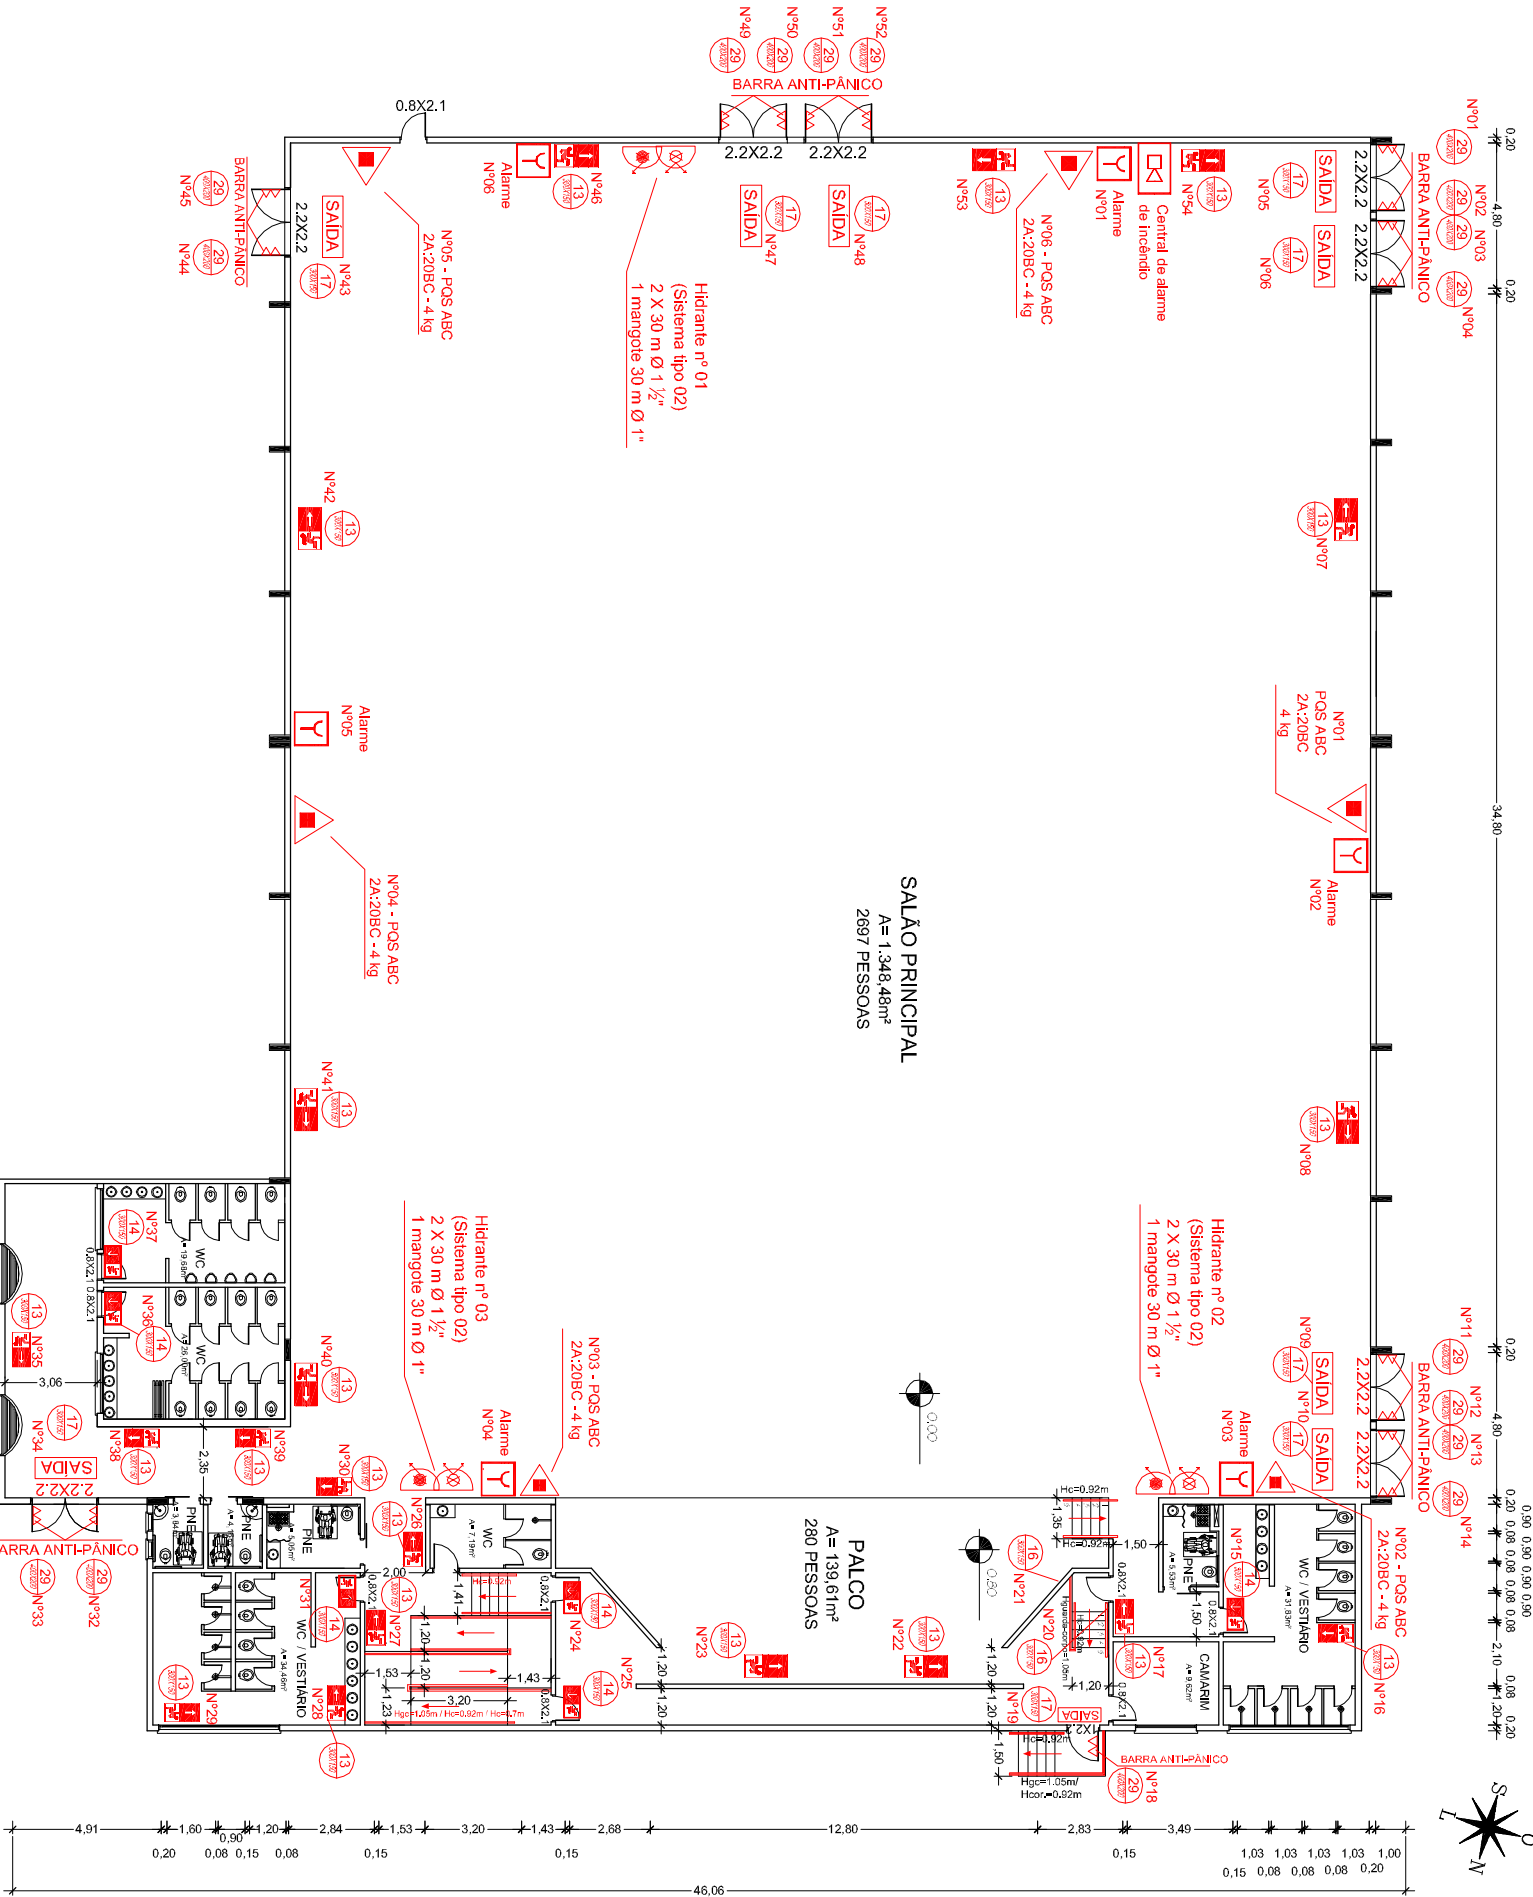

SIMBOLOGIA

SÍMBOLO	DESCRIÇÃO
	SAÍDA DE EMERGÊNCIA
	SAÍDA DE EMERGÊNCIA À ESQUERDA
	SAÍDA DE EMERGÊNCIA À DIREITA
	SAÍDA DE EMERGÊNCIA ROTA DE SAÍDA
	EXTINTOR PORTÁTIL DE PÓ QUÍMICO SECO ABC - POS ABC
	ALARME
	SIRENE - ALARME
	CÓDIGO DA SINALIZAÇÃO E SUAS DIMENSÕES EM MILÍMETROS
	HIDRANTE DUPLIO
	MANGOTÍNHO
	RESERVATÓRIO
	MOTOBOMBA
	RECALQUE

PREFEITURA MUNICIPAL DE SÃO JOÃO DO POLÊSINE – RS

LOCAL

RUA GUILHERME ALBERTI, 1630 – CENTRO – SÃO JOÃO DO POLÊSINE – RS

PROJETO

PPCI – CENTRO DE EVENTOS ALFREDO BORTOLOTTTO

TÍTULO

PLANTA BAIXA TÉRREO

PROPRIETÁRIO

MATONE SONEGO – PREFEITO MUNICIPAL

RESP. TÉCNICO

ENG. CIVIL LUCAS RAGUZZONI – CREA RS 219245

ESCALA

1:250

ÁREA

2.034,58m²

DATA

NOV/2019

PRANCHA

02/02